

工程名稱
南光中學 男女生宿舍
無障礙廁所改善工程

蔡鐘淵建築師事務所
地址：台南市健康路一段56號
電話：(06)2247879
FAX：(06)2247801

印鑑

圖別

排水平面圖
給水平面圖

比例：S=1:100

設計：


繪圖：

修改內容


圖號：P

張號：8/8

日期：

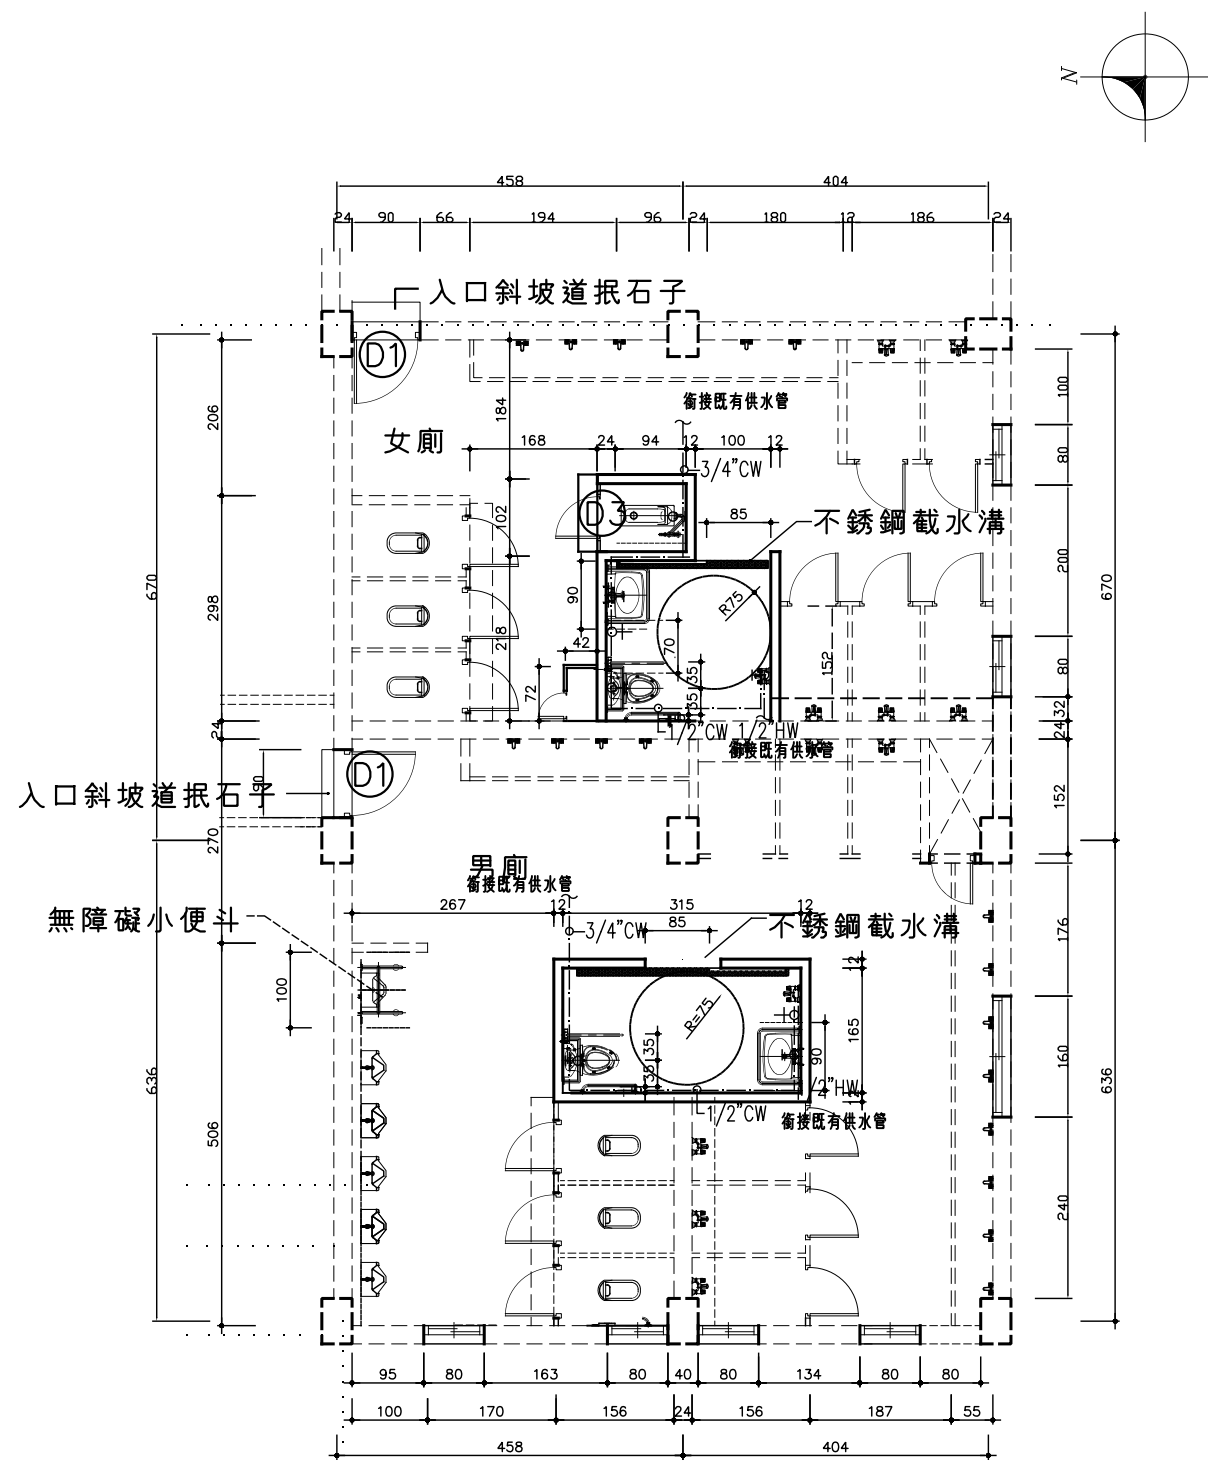

壹樓無障礙廁所給水平面圖 S=1:100

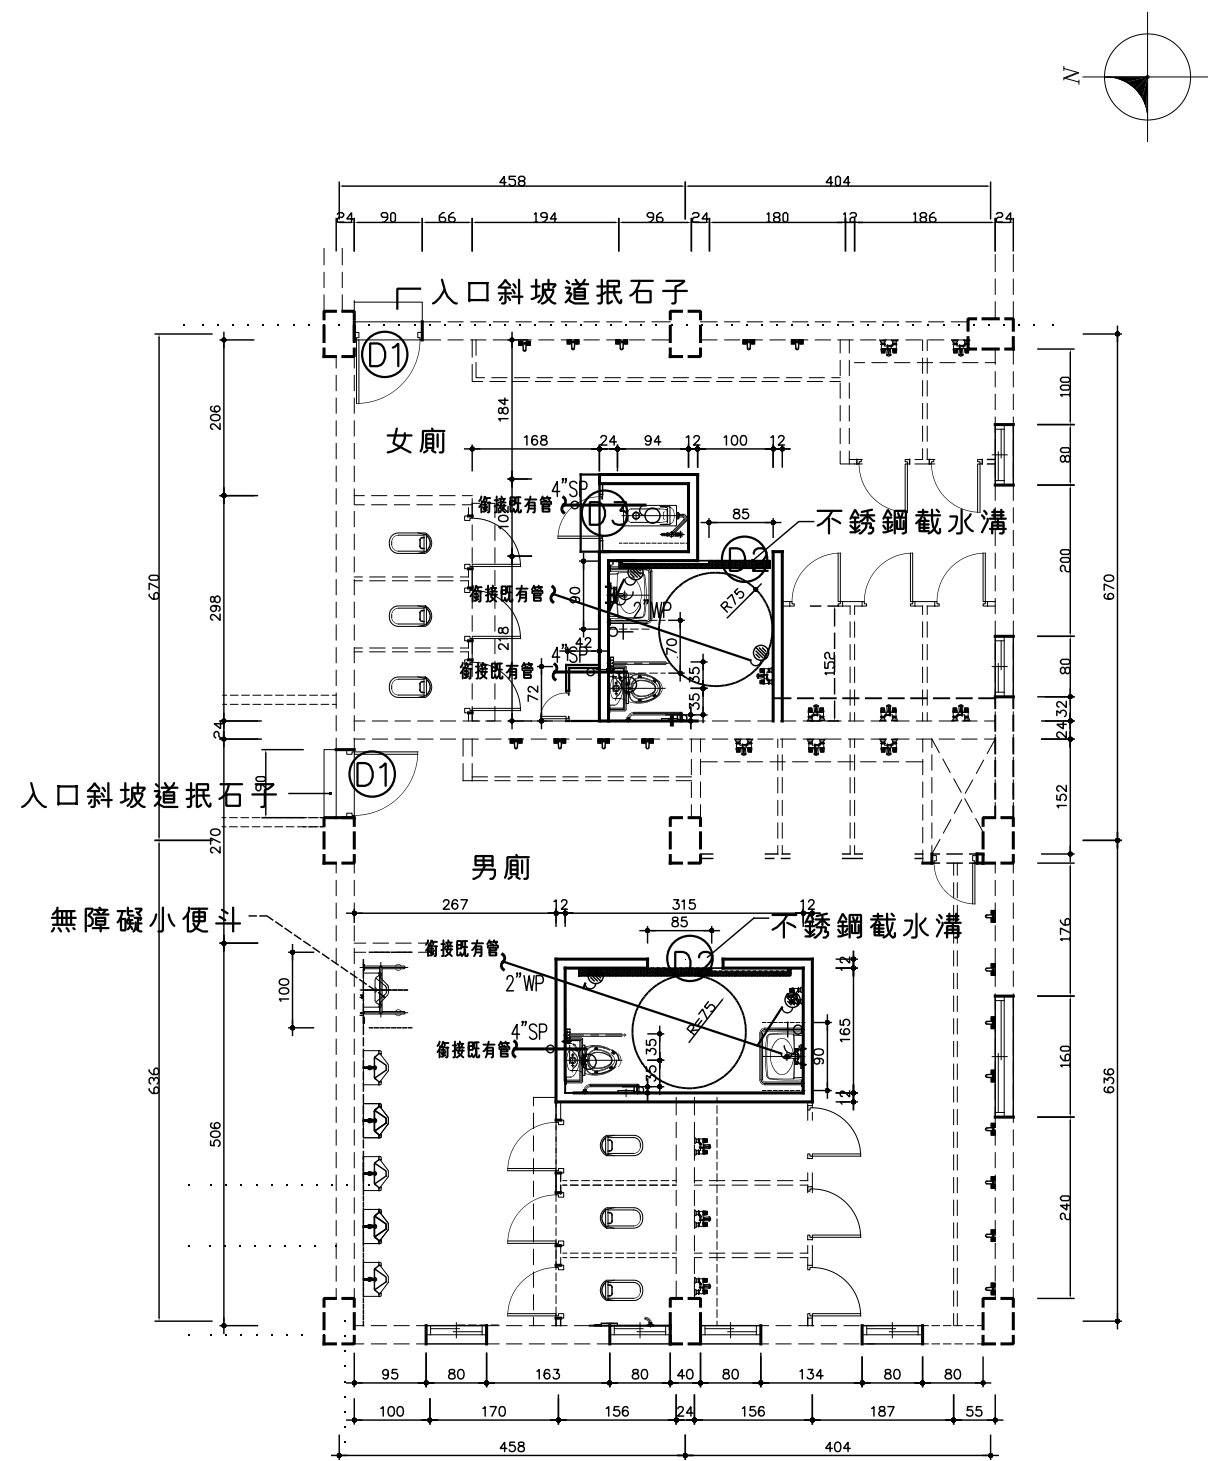

壹樓無障礙廁所排水平面圖 S=1:100

- 註：1.未註明之給水管 CW 採用符合CNS 4053 自來水用 PVC管
2.承商施工前需至現場勘查既有給排水管路系統，並整理接續至本工程給排水管路。
3.地板清潔口位置需配合現場實際情形調整，以利於清潔及無礙觀瞻為原則。